

MAPA DO CELÓW PROJEKTOWYCH
SKALA 1:500

Województwo: wielkopolskie
Powiat: ostrowski
Jednostka ewidencyjna: 301701_1, Ostrow Wielkopolski - miasto
Obrebn ewidencyjny: 301701_10207, Ostrow Wielkopolski
KERG: 0207-2/2014
Numer księgi robót wykonawczy: Tg/2014
Nazwa układu współrzędnych prostokątnych płaskich: "1965" strefa 4
Nazwa układu wysokości: "Amsterdam"
Obszar aktualizacji: -
Ostrow Wielkopolski, dnia 22 stycznia 2014 r.

WYKONAWCA

GEODEZJA
ul. Powstańca Listopadowego 16
63-400 Ostrow Wielkopolski
tel. 503 727 452
NIP: 522 228 27 00, E: 300143747


Klauzura PODSIK

Poświadczenie, że niniejszy dokument został opracowany w wyniku prac geodezyjnych i kartograficznych, których rezultaty zawiera operat techniczny walony do ewidencji nieruchomości państwowego zasobu geodezyjnego i kartograficznego


Uczeln prowadzący państwowy zasob geodezyjny i kartograficzny	STAROSTA OSTROWSKI
1:1 milimetr ewidencyjny	28 04 2014
Lista wpisana do ewidencji nieruchomości państwowej	Z up. STAROSTY
Imię, nazwisko i podpis osoby przeprowadzającej operat	

D.O. Kierownik Powiatowego Urzędu Geodezyjnego i Kartograficznego
Renata Sławk

GEODEZJA UPRAWNIENY
mgr inż. Marek Komar
ul. Powstańca Listopadowego 16
63-400 Ostrow Wielkopolski
tel. 503 727 452

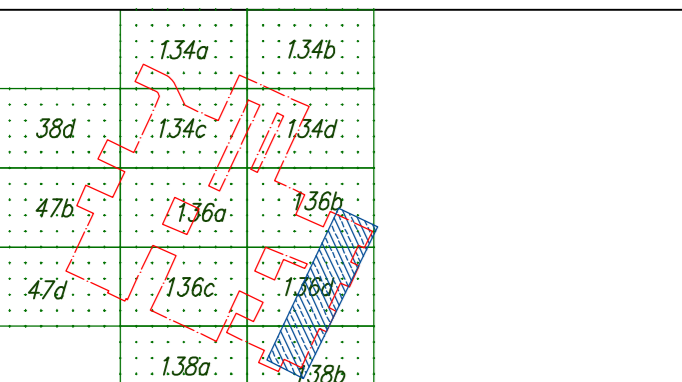

Nie wyklucza się istnienia niewykazanych na niniejszej mapie podziemnych sieci uzbrojenia terenu, które nie zostały zidentyfikowane.
Wykazane na mapie w zakresie aktualizacji granice nieruchomości oraz kontury użytków gruntowych są zgodne z danymi ujawnionymi w ewidencji gruntów i budynków.
Informacje o służebnościach gruntowych mających wpływ na zagospodarowanie gruntów, zlokalizowanych w granicach projektowanej inwestycji, nie dotyczą.

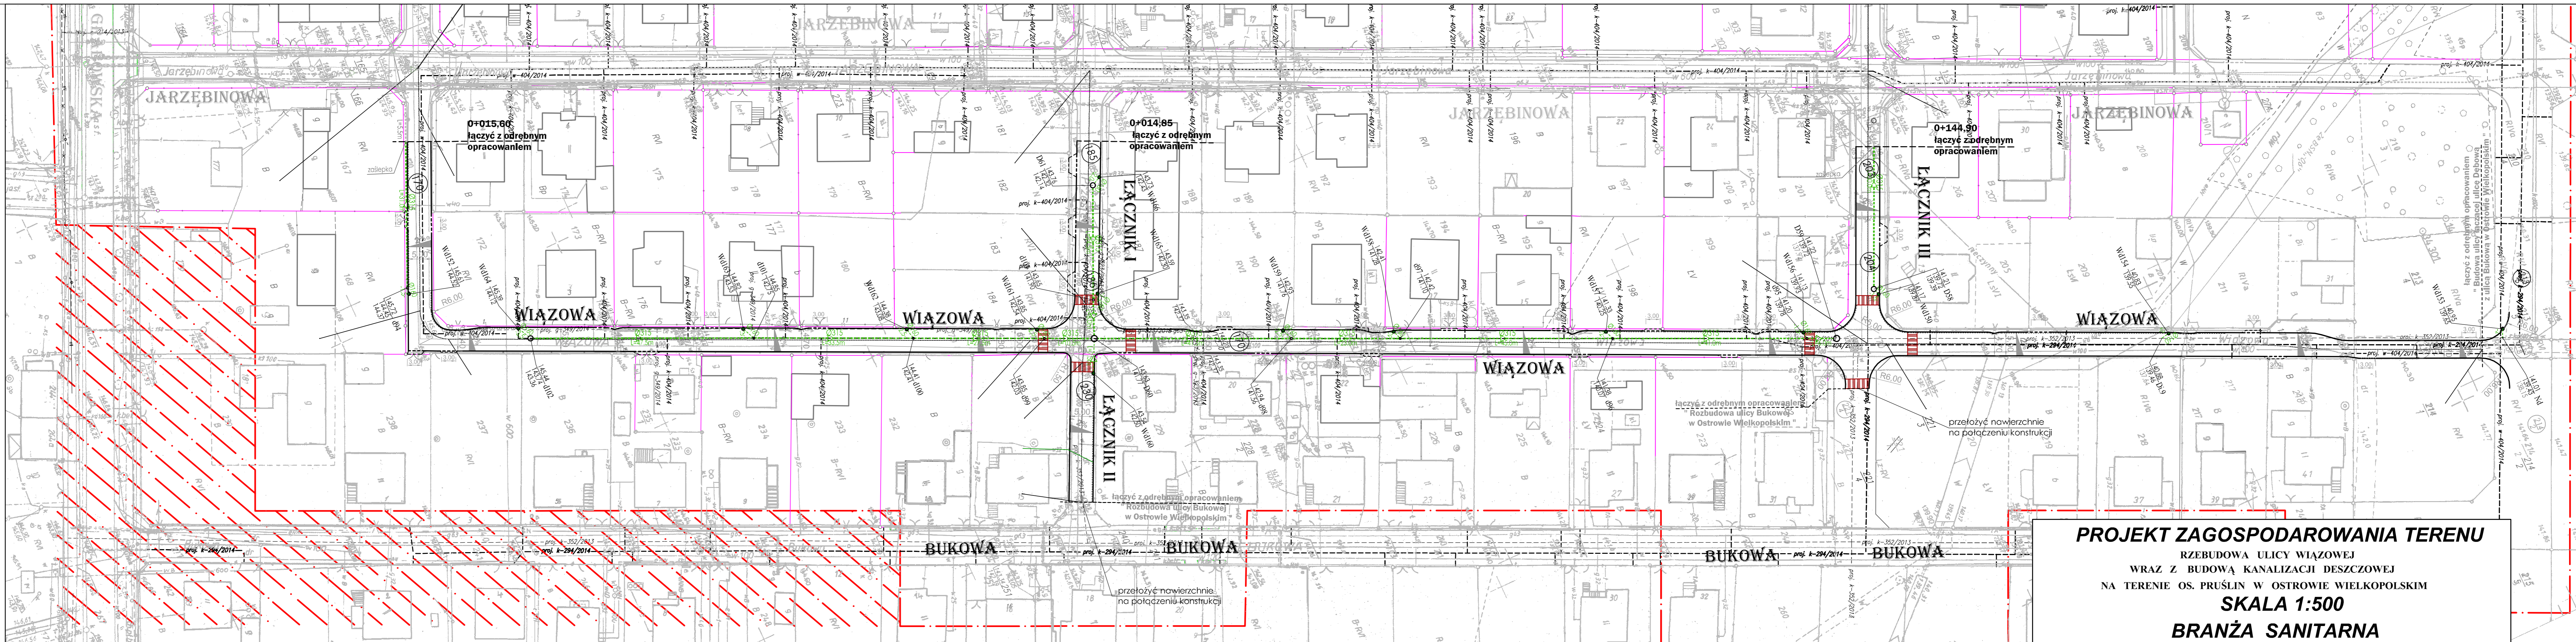

LEGENDA:

branża sanitarne (kan. deszcz.)

- proj. kanalizacja deszczowa - przyłącza do wpustów
- istn. studnia/komora na ściekach deszczowych
- istn. studnia z tworzywa Dn 425mm
- proj. wpust deszczowy Dn500 z osadnikiem ok. 1,0m
- istn. kanalizacja deszczowa - zgodnie z uzgodnieniem ZUPD w Ostrowie Wielkopolskim o numerze protokołu GGG.6630.440.2014 z dnia 11.12.2014r.

branża drogowa

- krawężnik betonowy, wyniesiony
- krawężnik beton., częściowo wtopiony
- opornik

Zgodność mapy do celów projektowych z oryginałem potwierdzam 05.09.2016 r.

41 - działki zajęte pod obiekt budowlany

PROJEKT ZAGOSPODAROWANIA TERENU
RZEBUDOWA ULICY WIĄZOWEJ
WRAZ Z BUDOWĄ KANALIZACJI DESZCZOWEJ
NA TERENIE OS. PRUŚLÍN W OSTROWIE WIELKOPOLSKIM
SKALA 1:500
BRANŻA SANITARNA

STUDIO PROJEKTOWE KONRAD LEWICKI TRIOŁ SIENKOWSKIEGO 45B NIP 690011103 TEL. 794 066 501		Tytuł opracowania: PRZEBUDOWA ULICY WIĄZOWEJ WRAZ Z BUDOWĄ KANALIZACJI DESZCZOWEJ NA TERENIE OS. PRUŚLÍN W OSTROWIE WIELKOPOLSKIM	
Inwestor: Miejski Zarząd Dróg w Ostrowie Wielkopolskim, ul. Zamienhada 2b 63-400 Ostrow Wielkopolski			
Tytuł rysunku: PROJEKT ZAGOSPODAROWANIA TERENU BRANŻA SANITARNA			
Branża:	Projektował:	Nr uprawnień:	Podpis:
sanitarna	mgr inż. Marek Komar	ZAPR0224POOS12	
Projektował:	mgr inż. Maciej Tkaczyk	ZAPR0206POOS10	
Sprawił:			
Skala: 1:500			Data: 09.2016
Nr rys. 1			